
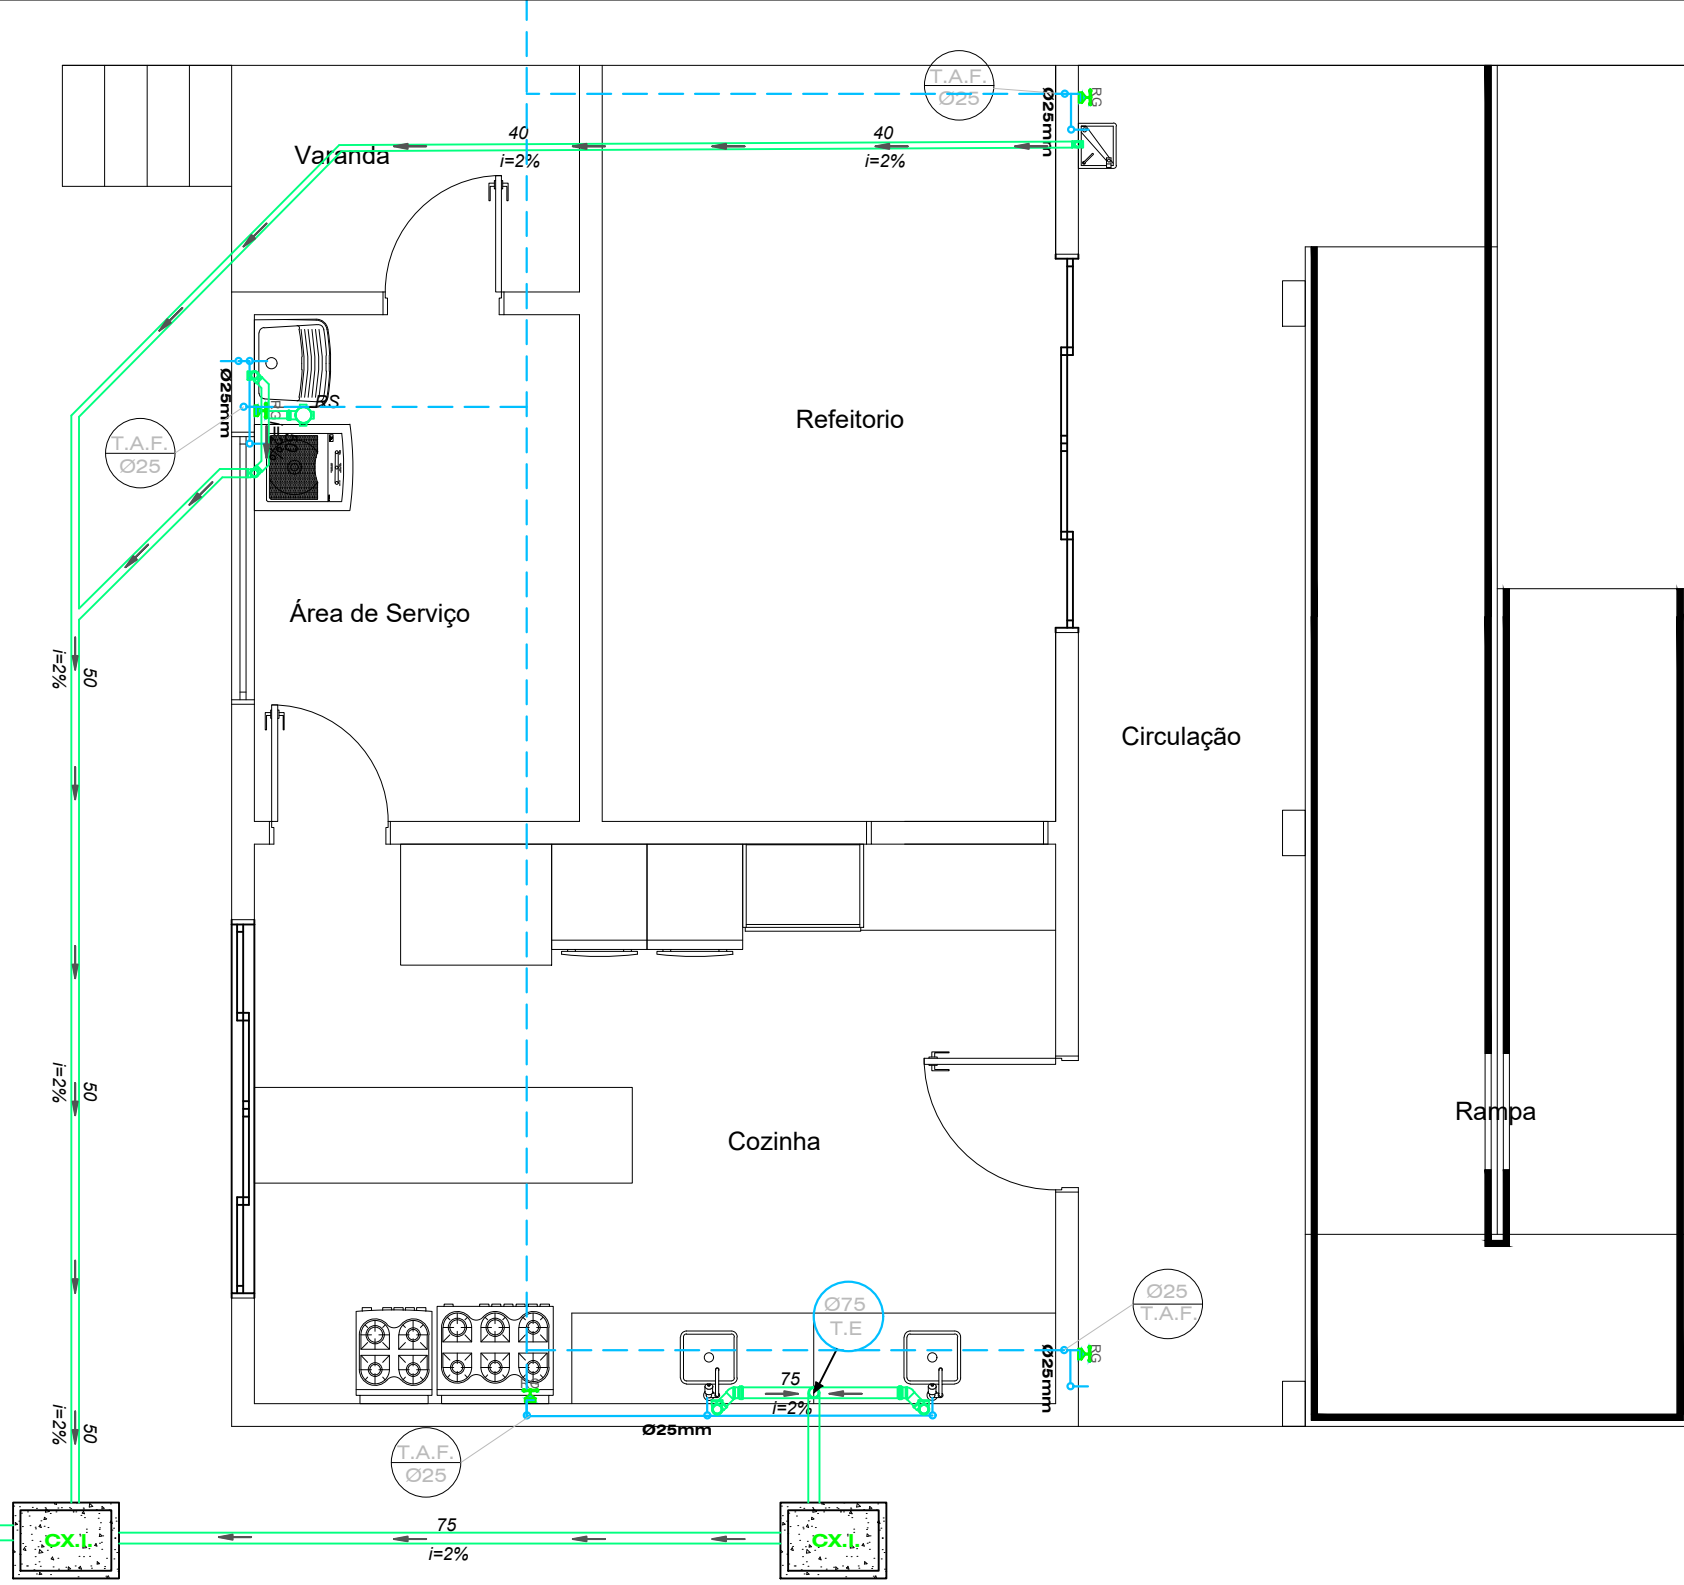


LEGENDA HIDROSSANITÁRIA	
	(T.A.F.) - TUBULAÇÃO DE ÁGUA FRIA
	TUBO DE QUEDA DE ÁGUA FRIA
	TUBO DE ESGOTO
	REGISTRO DE ÁGUA FRIA
	TUBULAÇÃO DE ESGOTO SANITÁRIO diâm. mm, sentido e caimento %
	RALO SIFONADO
	CAIXA DE INSPEÇÃO

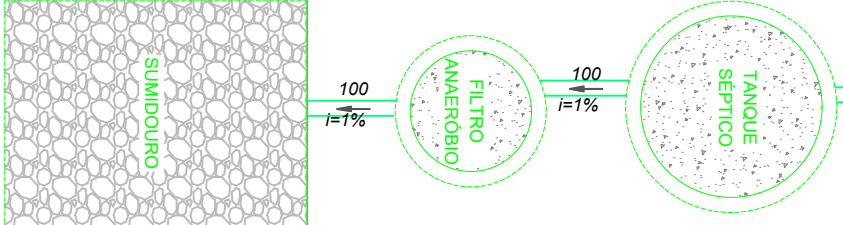

Planta Baixa
Área: 63,90 m²
Escala: 1/50

PREFEITURA MUNICIPAL DE CACIQUE DOBLE AV. KAINGANG, 292 - FONE - (54)3552-1244 - CACIQUE DOBLE - E-mail: pmcaciqueadm@ourononline.com.br			
CONTEÚDO - PLANTA BAIXA HIDROSSANITÁRIO			
ENDEREÇO OBRA - CAPELA CONSOLADORA - CACIQUE DOBLE - RS		ESCALA - INDICADAS	
PROJETO - AMPLIAÇÃO DA ESCOLA MUNICIPAL DE ENSINO FUNDAMENTAL BELMIRO JOSÉ GRANZOTTO		ÁREA - 63,90m²	ANEXO - 01-H
ENG. CARLA RAGNINI - CREA 137639-6		DATA - MAIO/2020	