


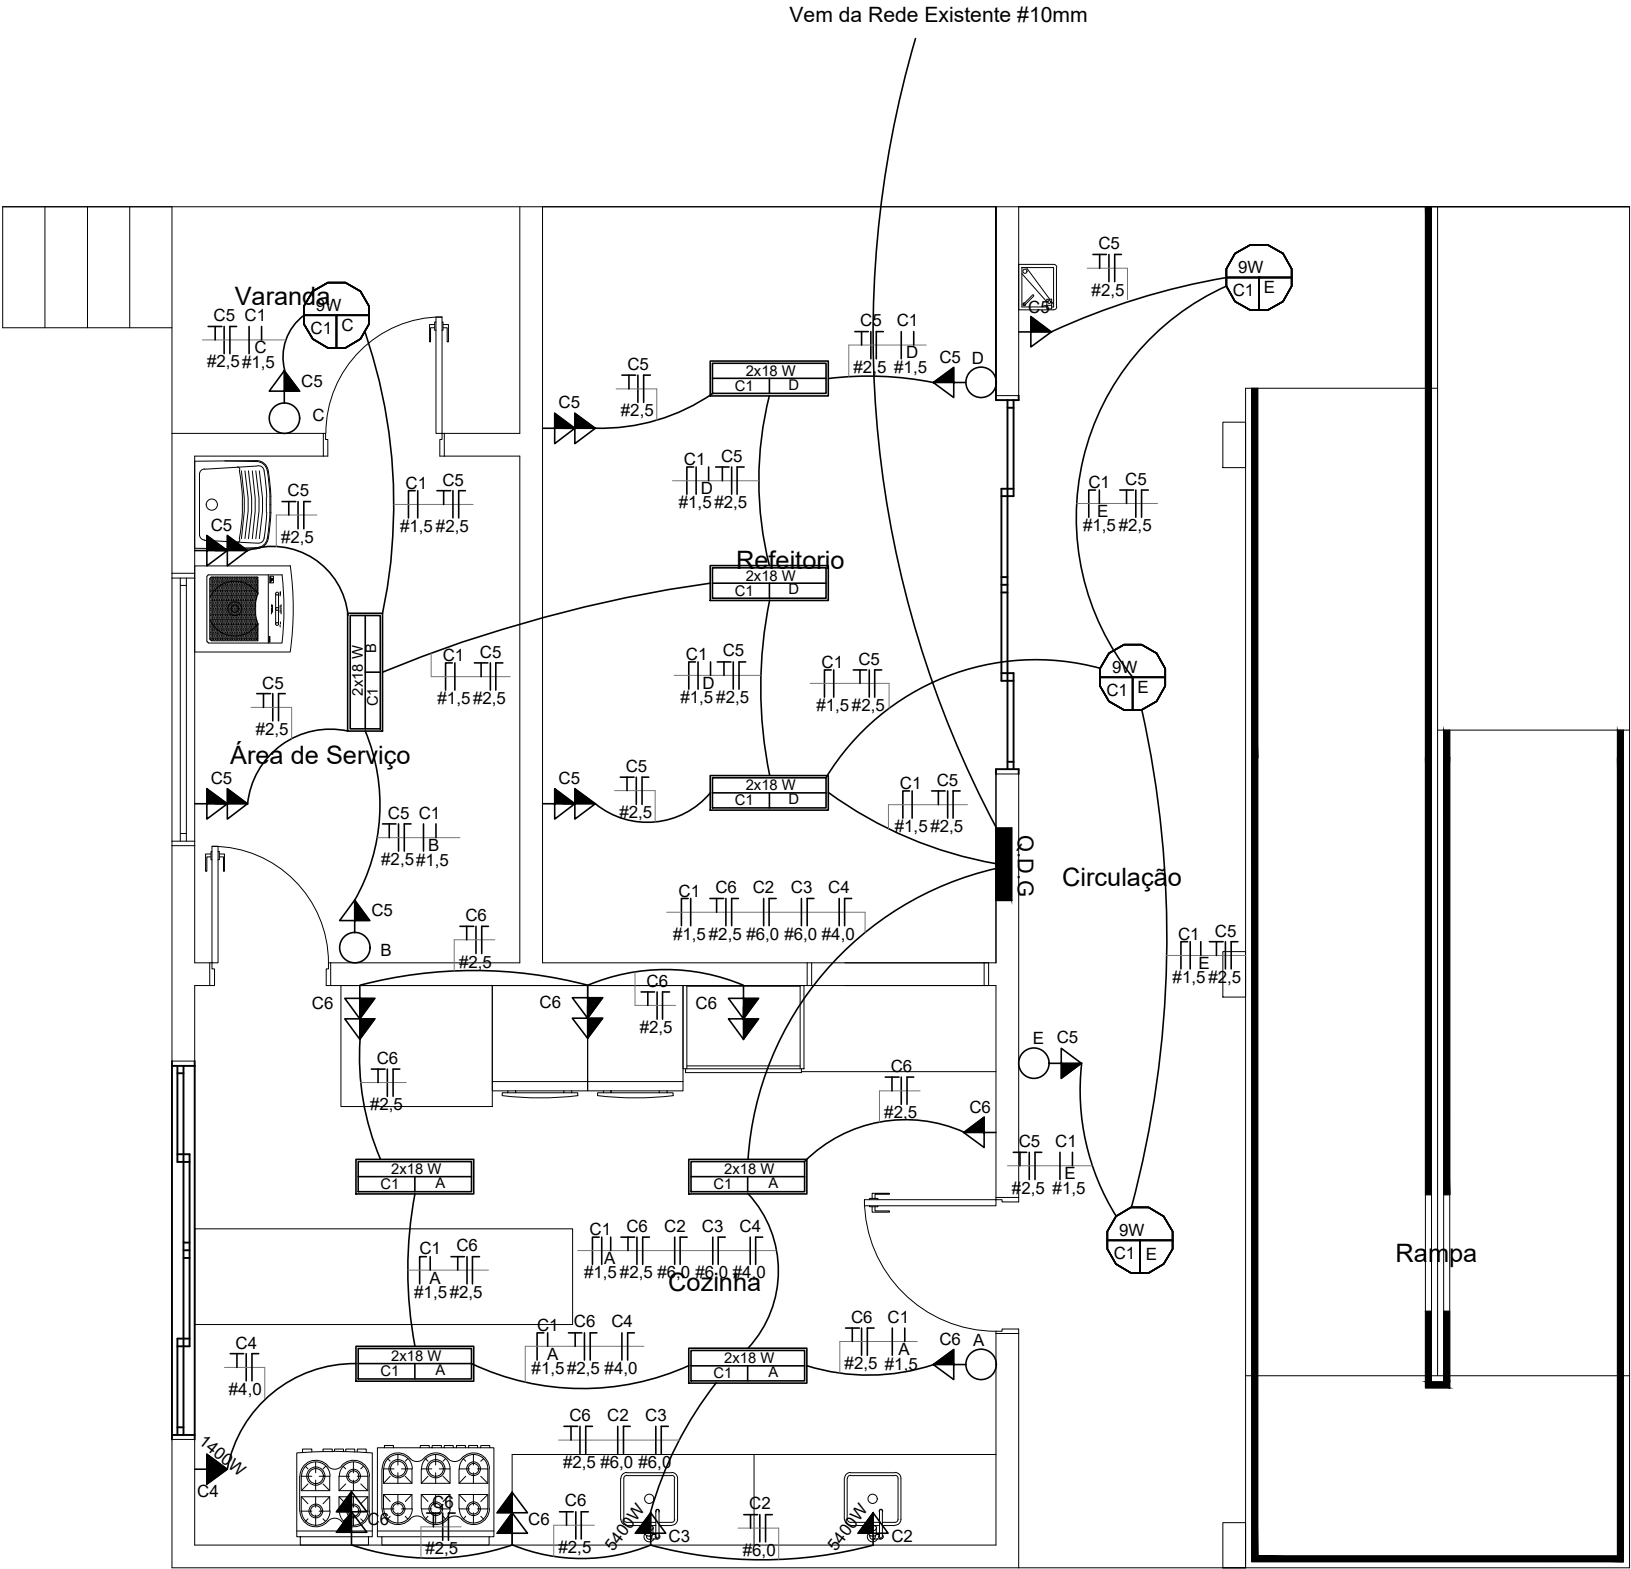

LEGENDA ELÉTRICA

-----	ELETRODUTO SUBTERRÂNEO/ DENTRO DA ALVENARIA
○	INTERRUPTOR DE UMA SEÇÃO
➤	TOMADA MEDIA (1.10 cm DO PISO)
➤➤	TOMADA MEDIA DUPLA (1.10 cm DO PISO)
➤	TOMADA ALTA (2,20 cm DO PISO)
■	QUADRO DE DISRIBUIÇÃO (QD)
	LUMINÁRIA LED OU HALÓGENA 01 - NÚMERO DO CIRCUITO 02 - INTERRUPTOR / SP = SENSOR DE PRESENÇA 03 - POTENCIA DA LAMPADA
	LUMINÁRIA LED EMBUTIR: 01 - NÚMERO DO CIRCUITO 02 - INTERRUPTOR / SP = SENSOR DE PRESENÇA 03 - QUANTIDADE E POTENCIA DA LAMPADA
	CONDUTOR FASE - NEUTRO - RETORNO - TERRA

Planta Baixa

Área: 63,90 m²
Escala: 1/50

PREFEITURA MUNICIPAL DE CACIQUE DOBLE AV. KAINGANG, 292 - FONE - (54)3552-1244 - CACIQUE DOBLE - E-mail: pmcaciqueadm@ouronetonline.com.br			
CONTEÚDO - PLANTA BAIXA ELÉTRICO			
ENDEREÇO OBRA - CAPELA CONSOLADORA - CACIQUE DOBLE - RS		ESCALA - INDICADAS	
PROJETO - AMPLIAÇÃO DA ESCOLA MUNICIPAL DE ENSINO FUNDAMENTAL BELMIRO JOSÉ GRANZOTTO		ÁREA - 63,90m²	ANEXO - 01-E
ENG. CARLA RAGNINI - CREA 137639-6		DATA - MAIO/2020	